

工事種別 用途番号 建物種別番号 建物固有番号 施設番号 図面種類番号 図面固有番号 特殊記号
H 130229614004

区	間種	G	H
①②③④⑤⑥⑦⑧⑨⑩	2.0 X 10	① (28)	② (31)
⑪⑫⑬⑭⑮⑯⑰⑱⑲⑳	2.0 X 10	③ (28)	③ (31)
㉑㉒㉓㉔㉕㉖㉗㉘㉙㉚	2.0 X 11	④ (28)	④ (31)
㉛㉜㉝㉞㉟㊱㊲㊳㊴㊵	2.0 X 6	⑤ (28)	⑤ (31)
㊶㊷	VVF 2.0-2C	⑥ (25)	⑥ (25)
㊸㊹㊺㊻㊼㊽㊾㊿	2.0-3C X6	⑦ (151)	⑦ (151)
リモコン	AE 1.2-3C	⑧ (16)	⑧ (16)
〃	1.2-3P	⑨ (31)	⑨ (31)
〃	1.2-5P	⑩ (28)	⑩ (31)
ヨビ	-	⑪ (28)	⑪ (31)


1922なきは下記による

1.6 X 2	(16)	インハイ
1.6 X 3	(カ)	MMAコーナークロス
1.6 X 4	(カ)	MMA引下げ
2.0 X 2	(カ)	コンセント1x0 MMA1x0用クロス表
2.0 X 2, E2.0	(カ)	
2.0 X 2, E2.0	(カ)	
空配管	(22)	MMAコーナークロス
VVF 1.6-3C	コロカシ	MMA引下げ
1.6-2C		MMA1x0用クロス(NP表)
1.6-4C		
2.0-2C		
2.0-3C		
ケーブル保護管		
保コスリフ		
☆		張り夏通補修

湯沸釜
 ① V40 X 2
 ② SH20 X 1


玄関・廊下3
 ① R40 X 4
 ② ES10P X 1
 ③ D40E X 2

外階段
 ① BR18 X 1

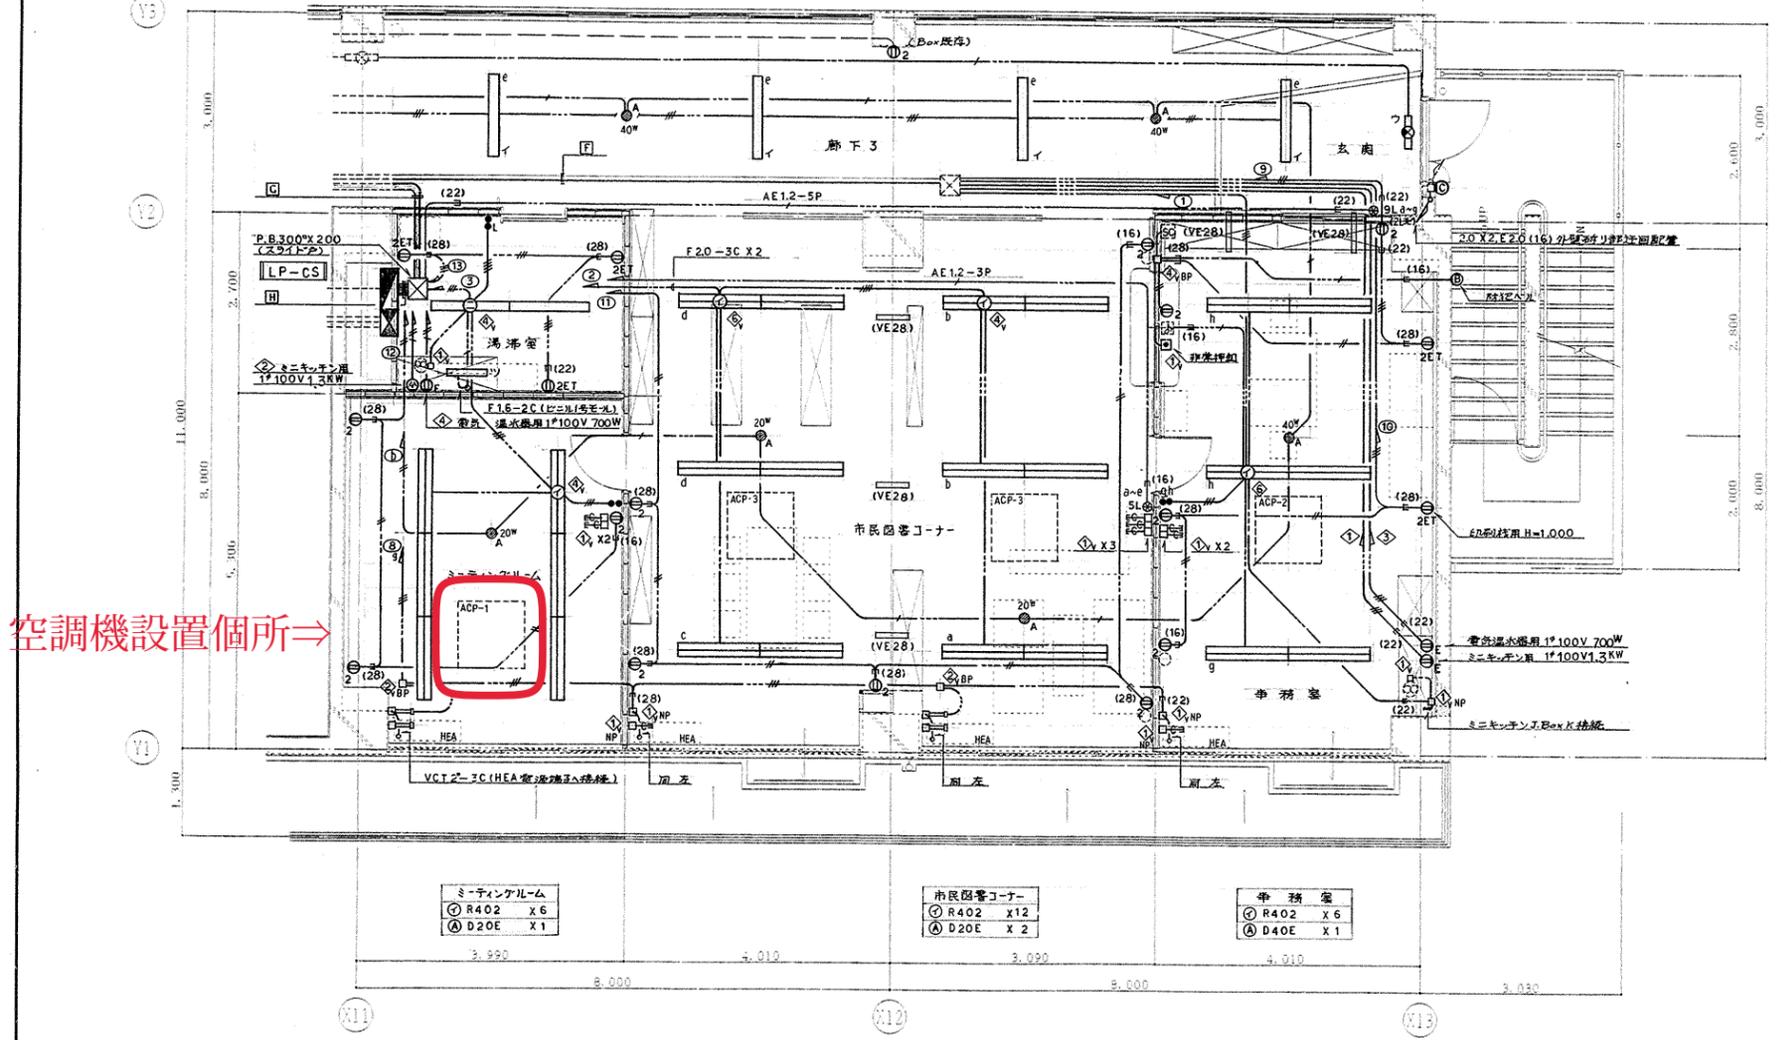

空調機設置個所⇒

ワット数 1L20W(3=)	ワット数 1L40W(3=)
器具記号 D20E	器具記号 D40E
取付方法 天井埋込	取付方法 天井埋込
ワット数 FDL18W	ワット数 F40W-1
器具記号 BR18	器具記号 R40S
取付方法 壁付	取付方法 天井埋込
ワット数 F40W-1	
器具記号 T40S	
取付方法 直付	

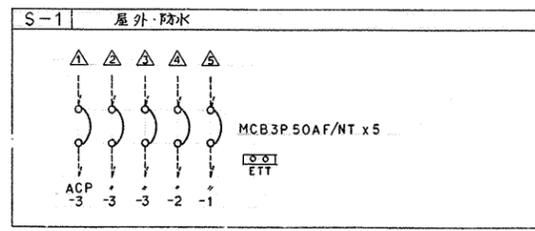

改修後 幹線・動力・電灯コンセント設備 2階平面図(1) 1:50

(電気設備工事)

工事名	大島中学校コミュニティハウス改修その他工事	年月日	H8. 8.
図面番号	E-04 改修後 幹線・動力・電灯コンセント設備 2階平面図(1)	縮尺	1/50
図面作成者	長谷川 隆	図面承認者	長谷川 隆
図面検核者	長谷川 隆	図面監理者	長谷川 隆

横浜市建築局 横浜建築設計協同組合 (株) 実工設計

