
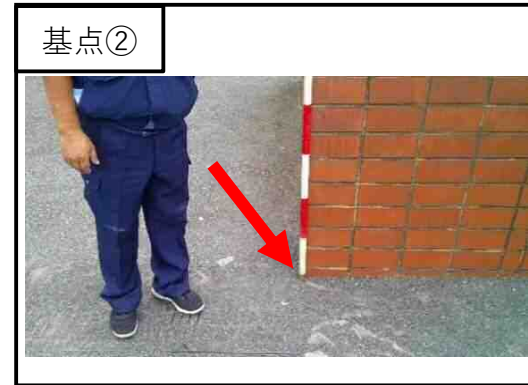
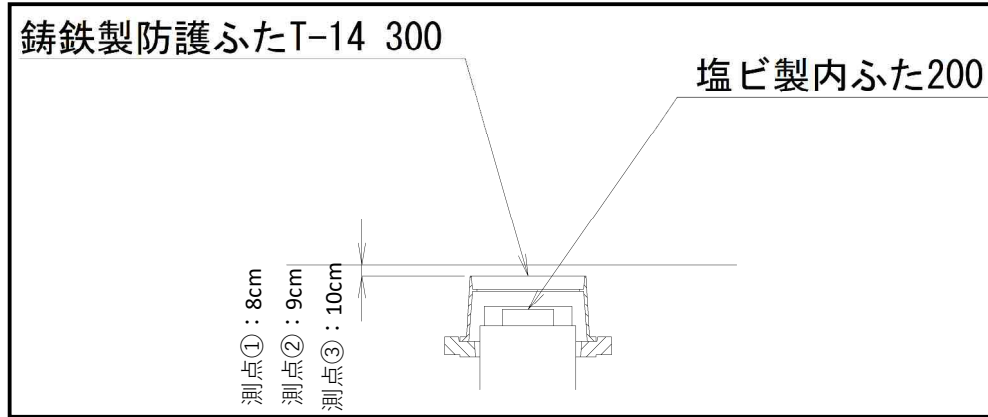


# 丸山台小学校 オフセット図



 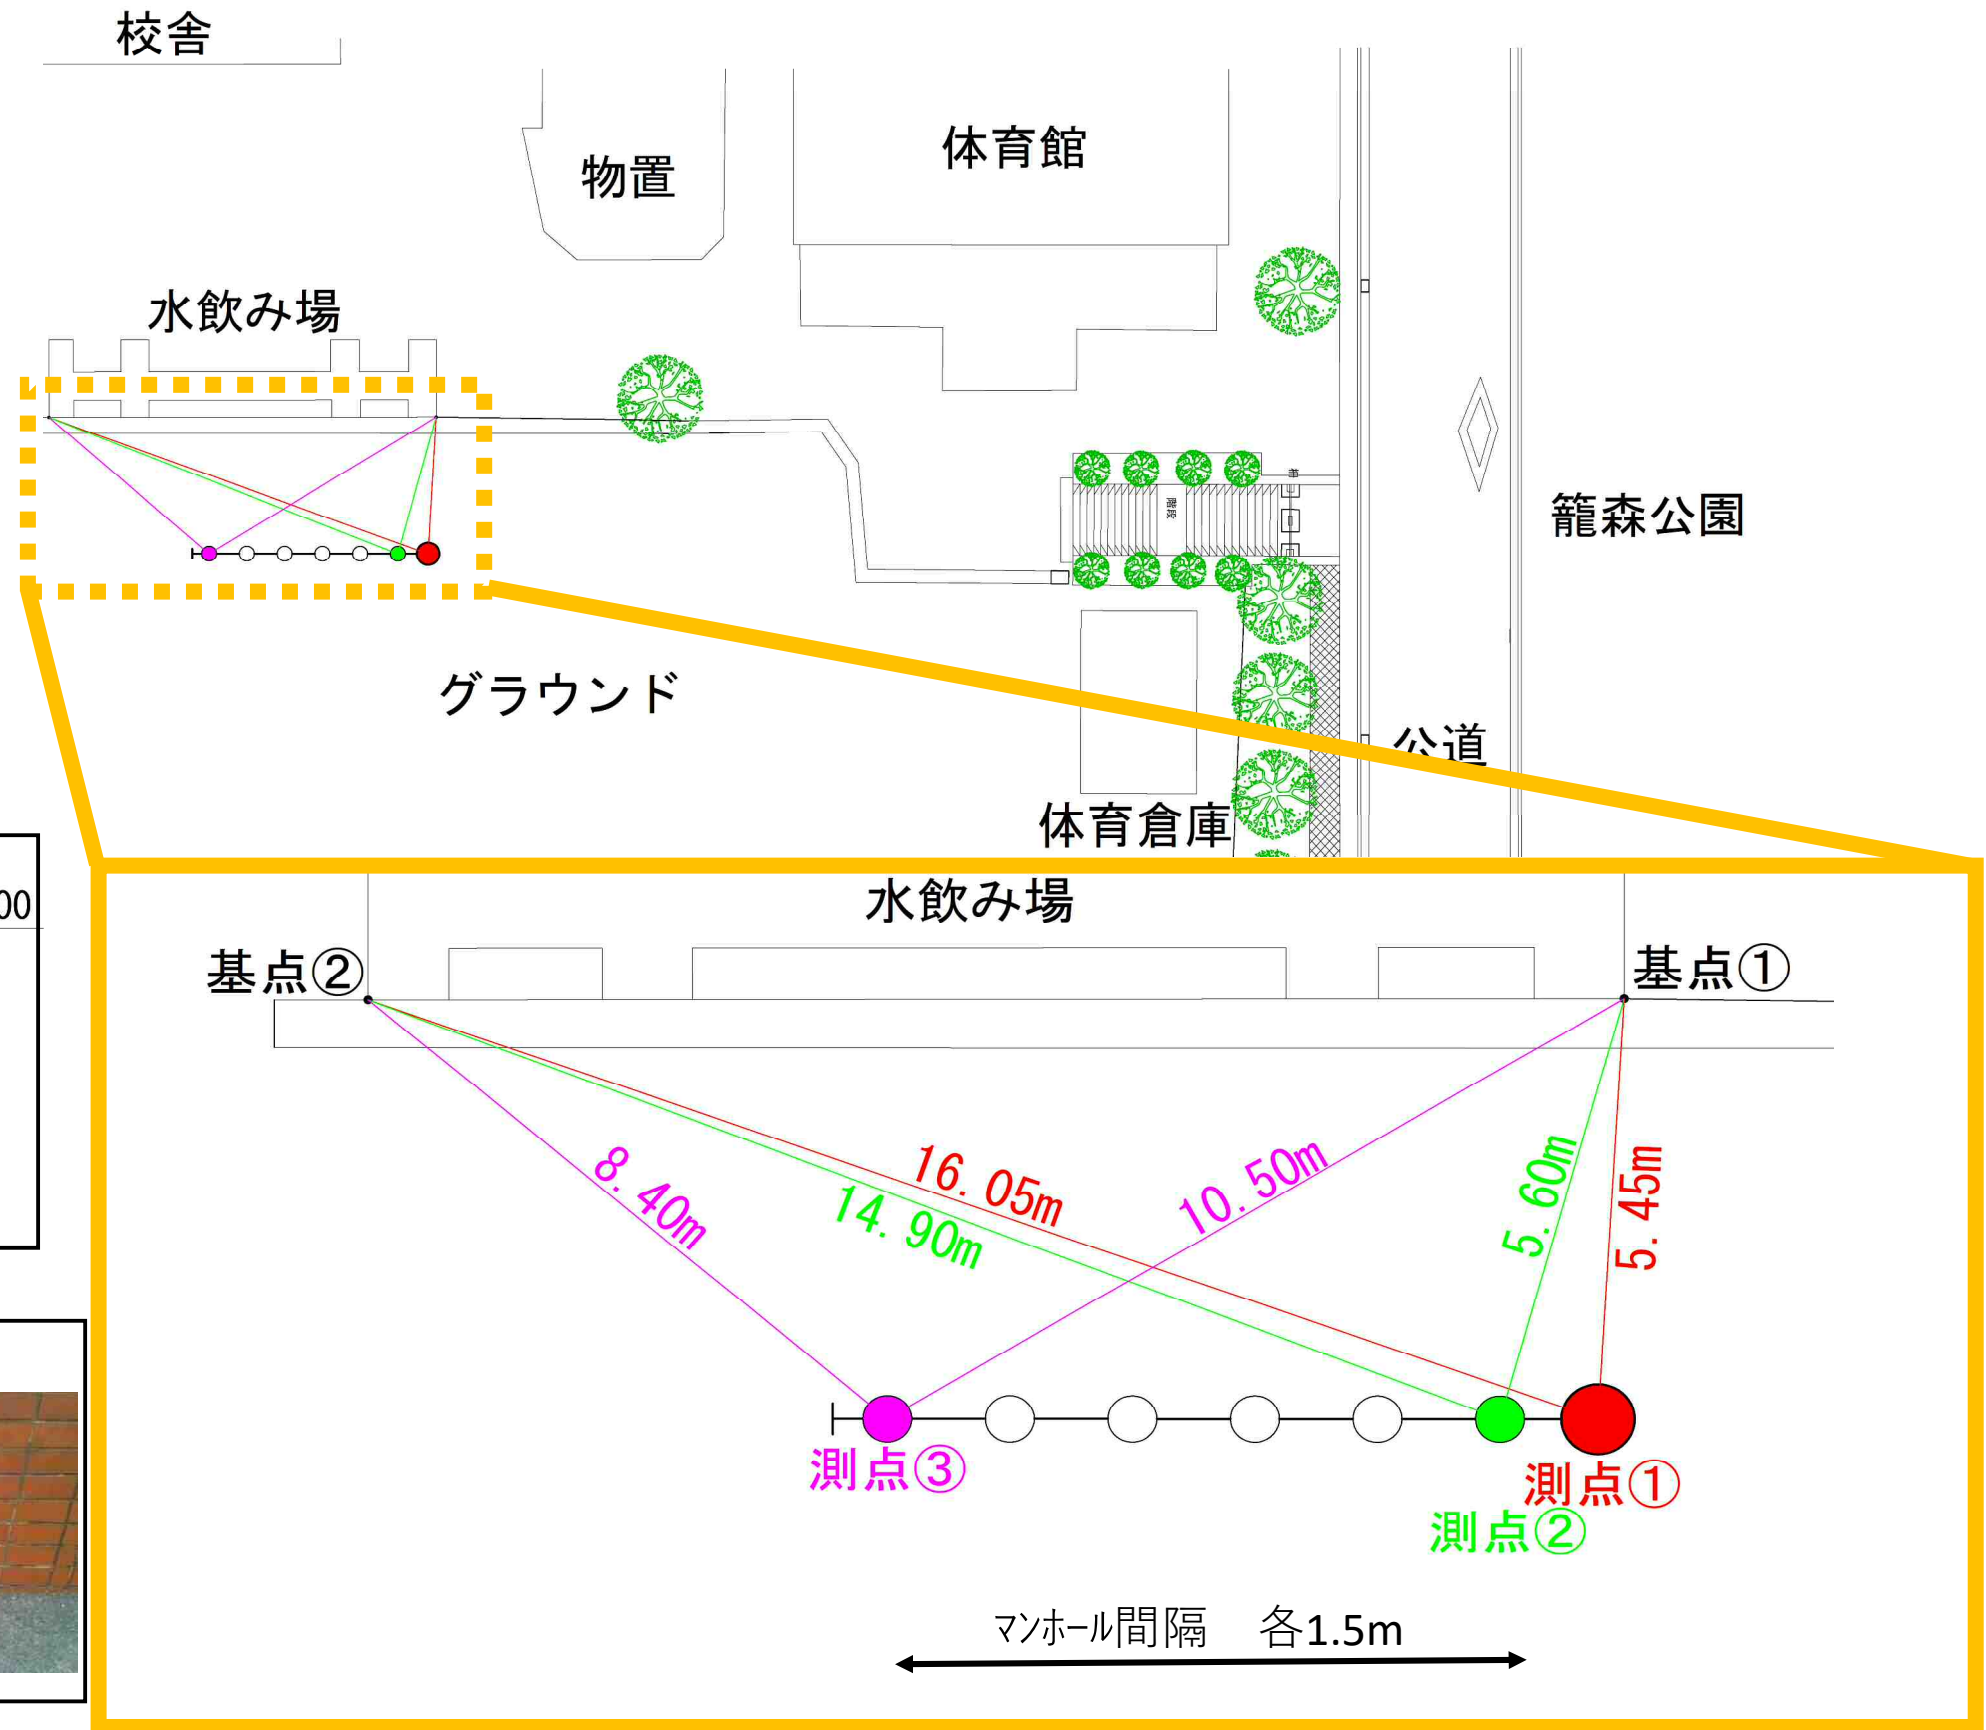


令和2年度設計図(排除方式 分流)			
図名	平面図(丸山台小学校)		
工事件名	災害時下水道結式仮設トイレ用下水道管整備工事(その244)		
施工場所	港南区丸山台三丁目8番1号		
縮尺	図示	図番	1/3
号線番号	1 2 3 4 5 6 7 8 9 10 11 12 13		
地形図番号			
横浜市環境創造局			

# 平面図 S=1/250

【丸山台小学校】

## 変更図

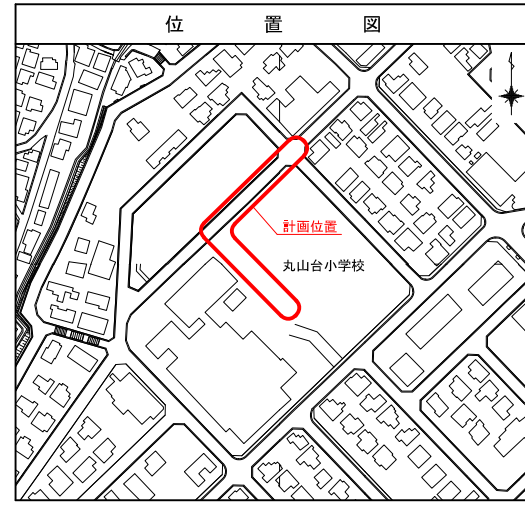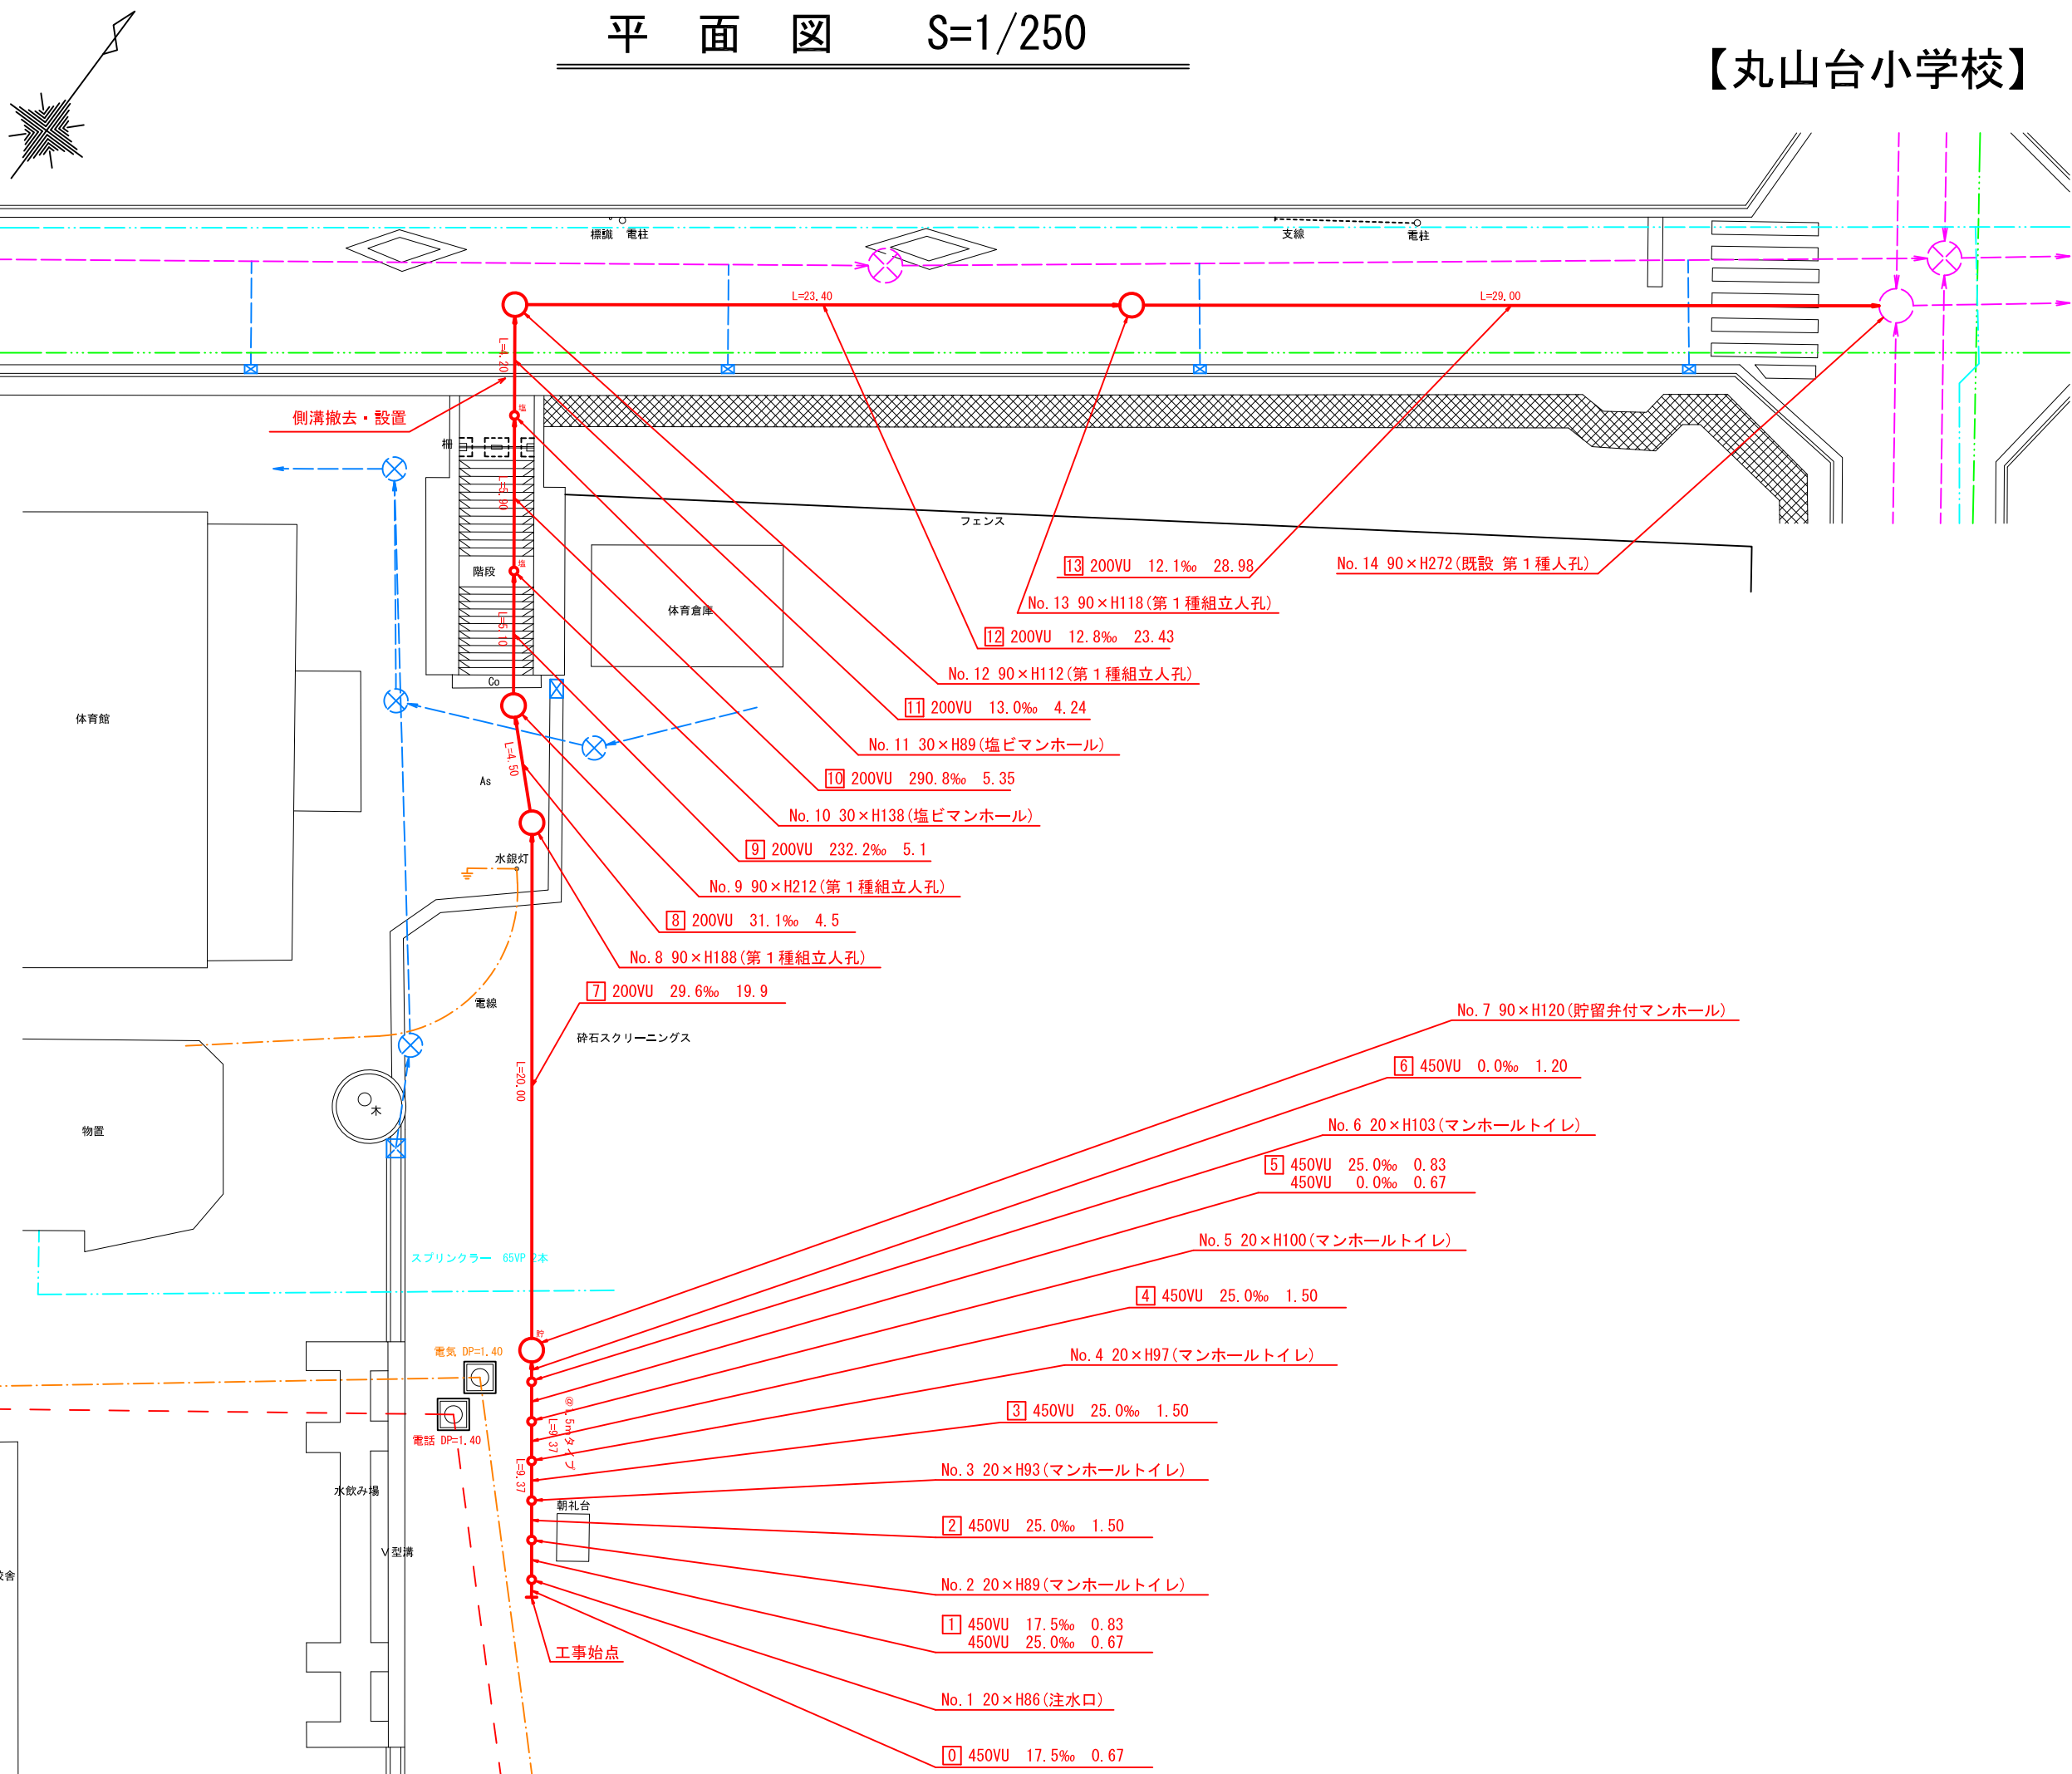

凡例	
	新設管渠及びます(マンホールトイレ)
	新設管渠及び塩ビマンホール
	新設管渠及び第1種組立人孔
	新設管渠及び貯留弁付マンホール
	既設雨水管渠及びます・人孔
	既設污水管渠及び第1種人孔
	既設雨水管渠及び第1種人孔
	電気ケーブル
	スプリンクラー
	電話線