



# 「あざみ野中学校 仮設トイレ オフセット図」


概要図

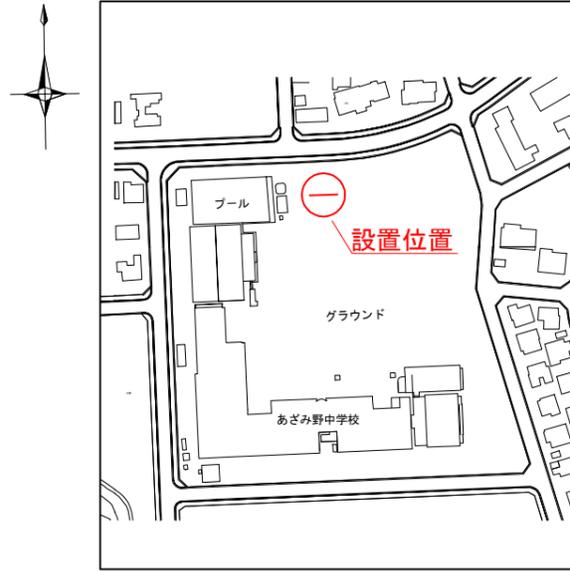



人孔天端までの深さ

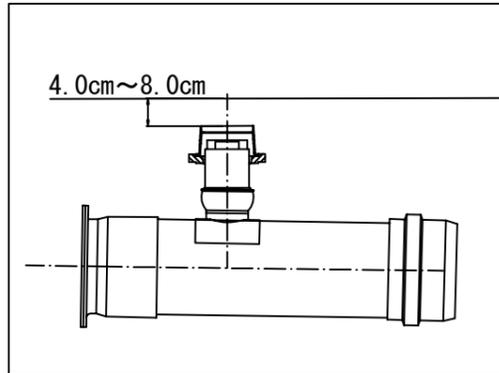

基点1

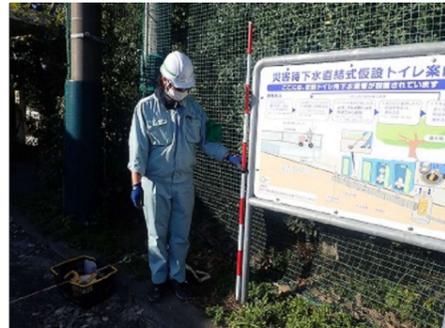

基点2


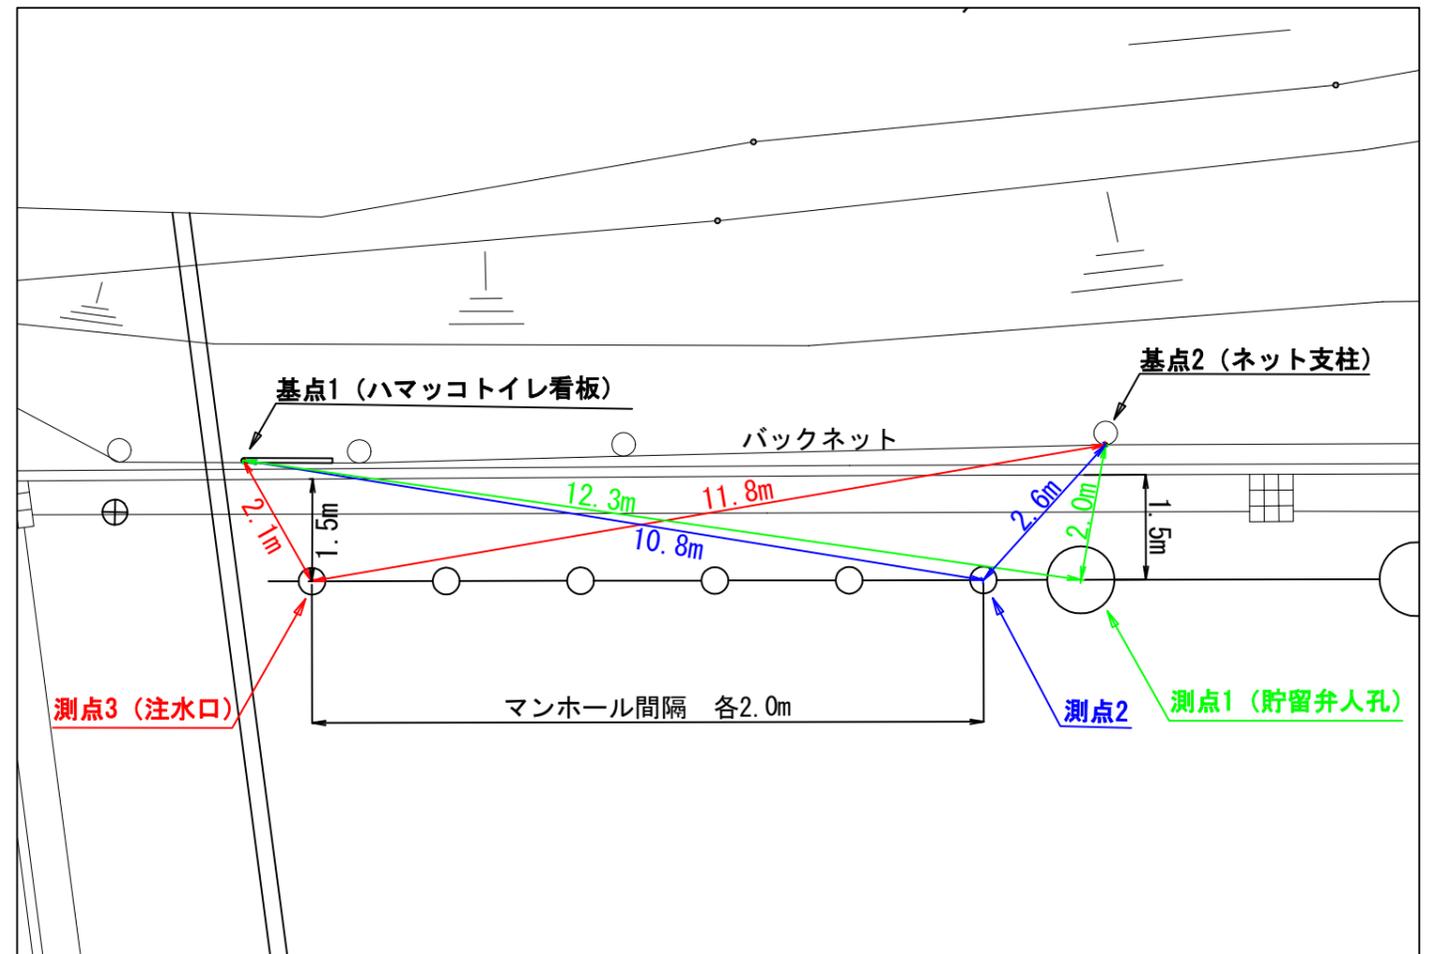
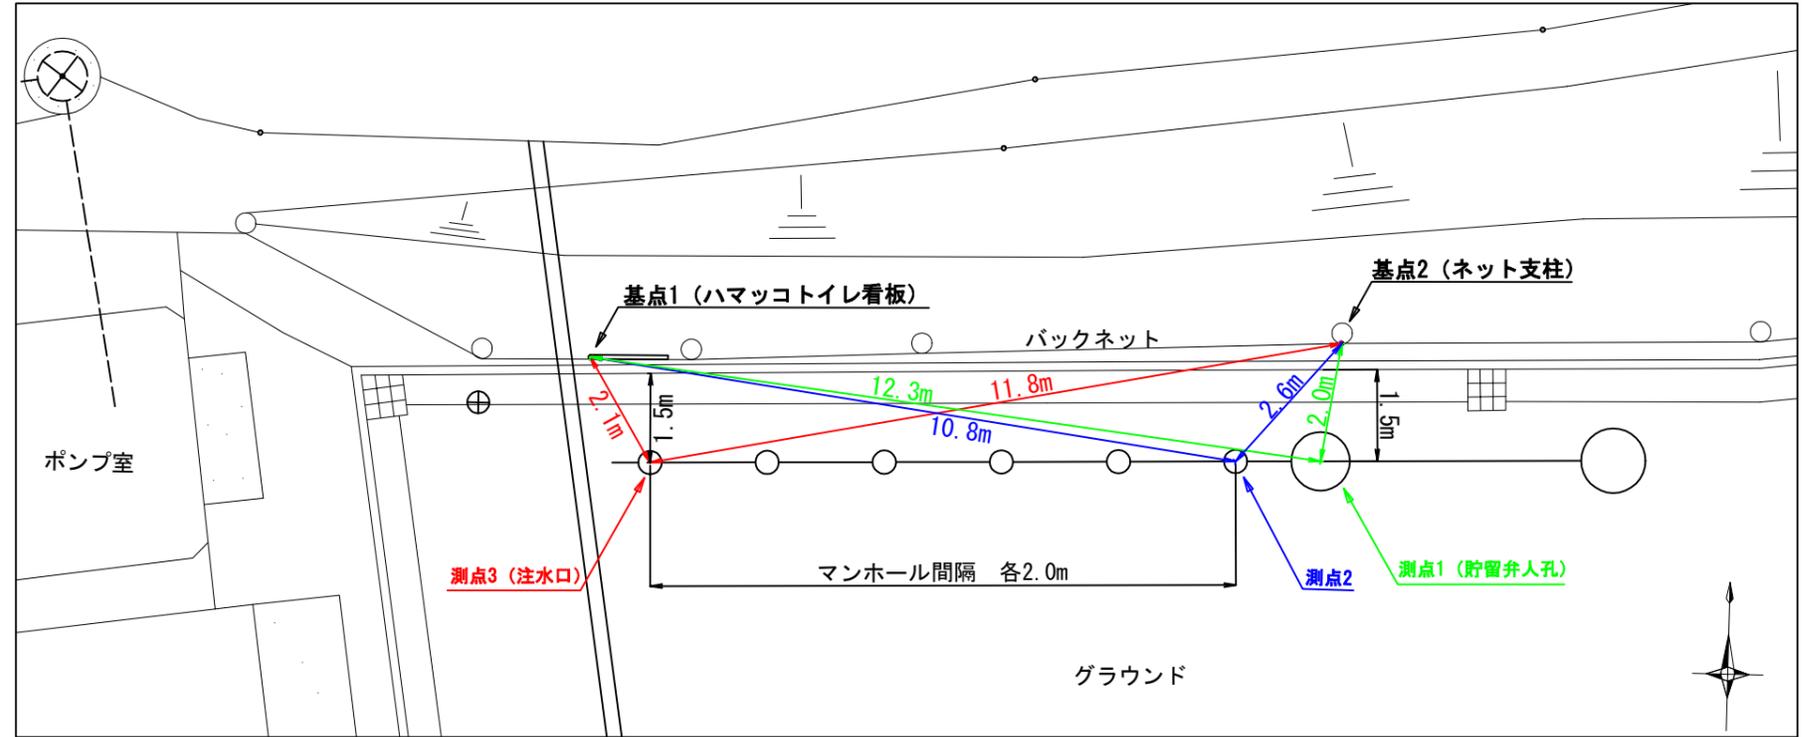


令和4年度設計図 (排除方式 分流)

|          |                                   |    |     |
|----------|-----------------------------------|----|-----|
| 図名       | 平面図                               |    |     |
| 工事件名     | 災害時下水直結式仮設トイレ用<br>下水道管整備工事(その389) |    |     |
| 施工場所     | 青葉区あざみ野一丁目29番地1                   |    |     |
| 縮尺       | S=1/250                           | 図番 | 1/4 |
| 号線番号     | 0 ~ 8                             |    |     |
| 地形図番号    | 49-38, 49-39, 49-46, 49-47        |    |     |
| 横浜市環境創造局 |                                   |    |     |

平面図 S = 1/250 (A3)

 【あざみ野中学校】

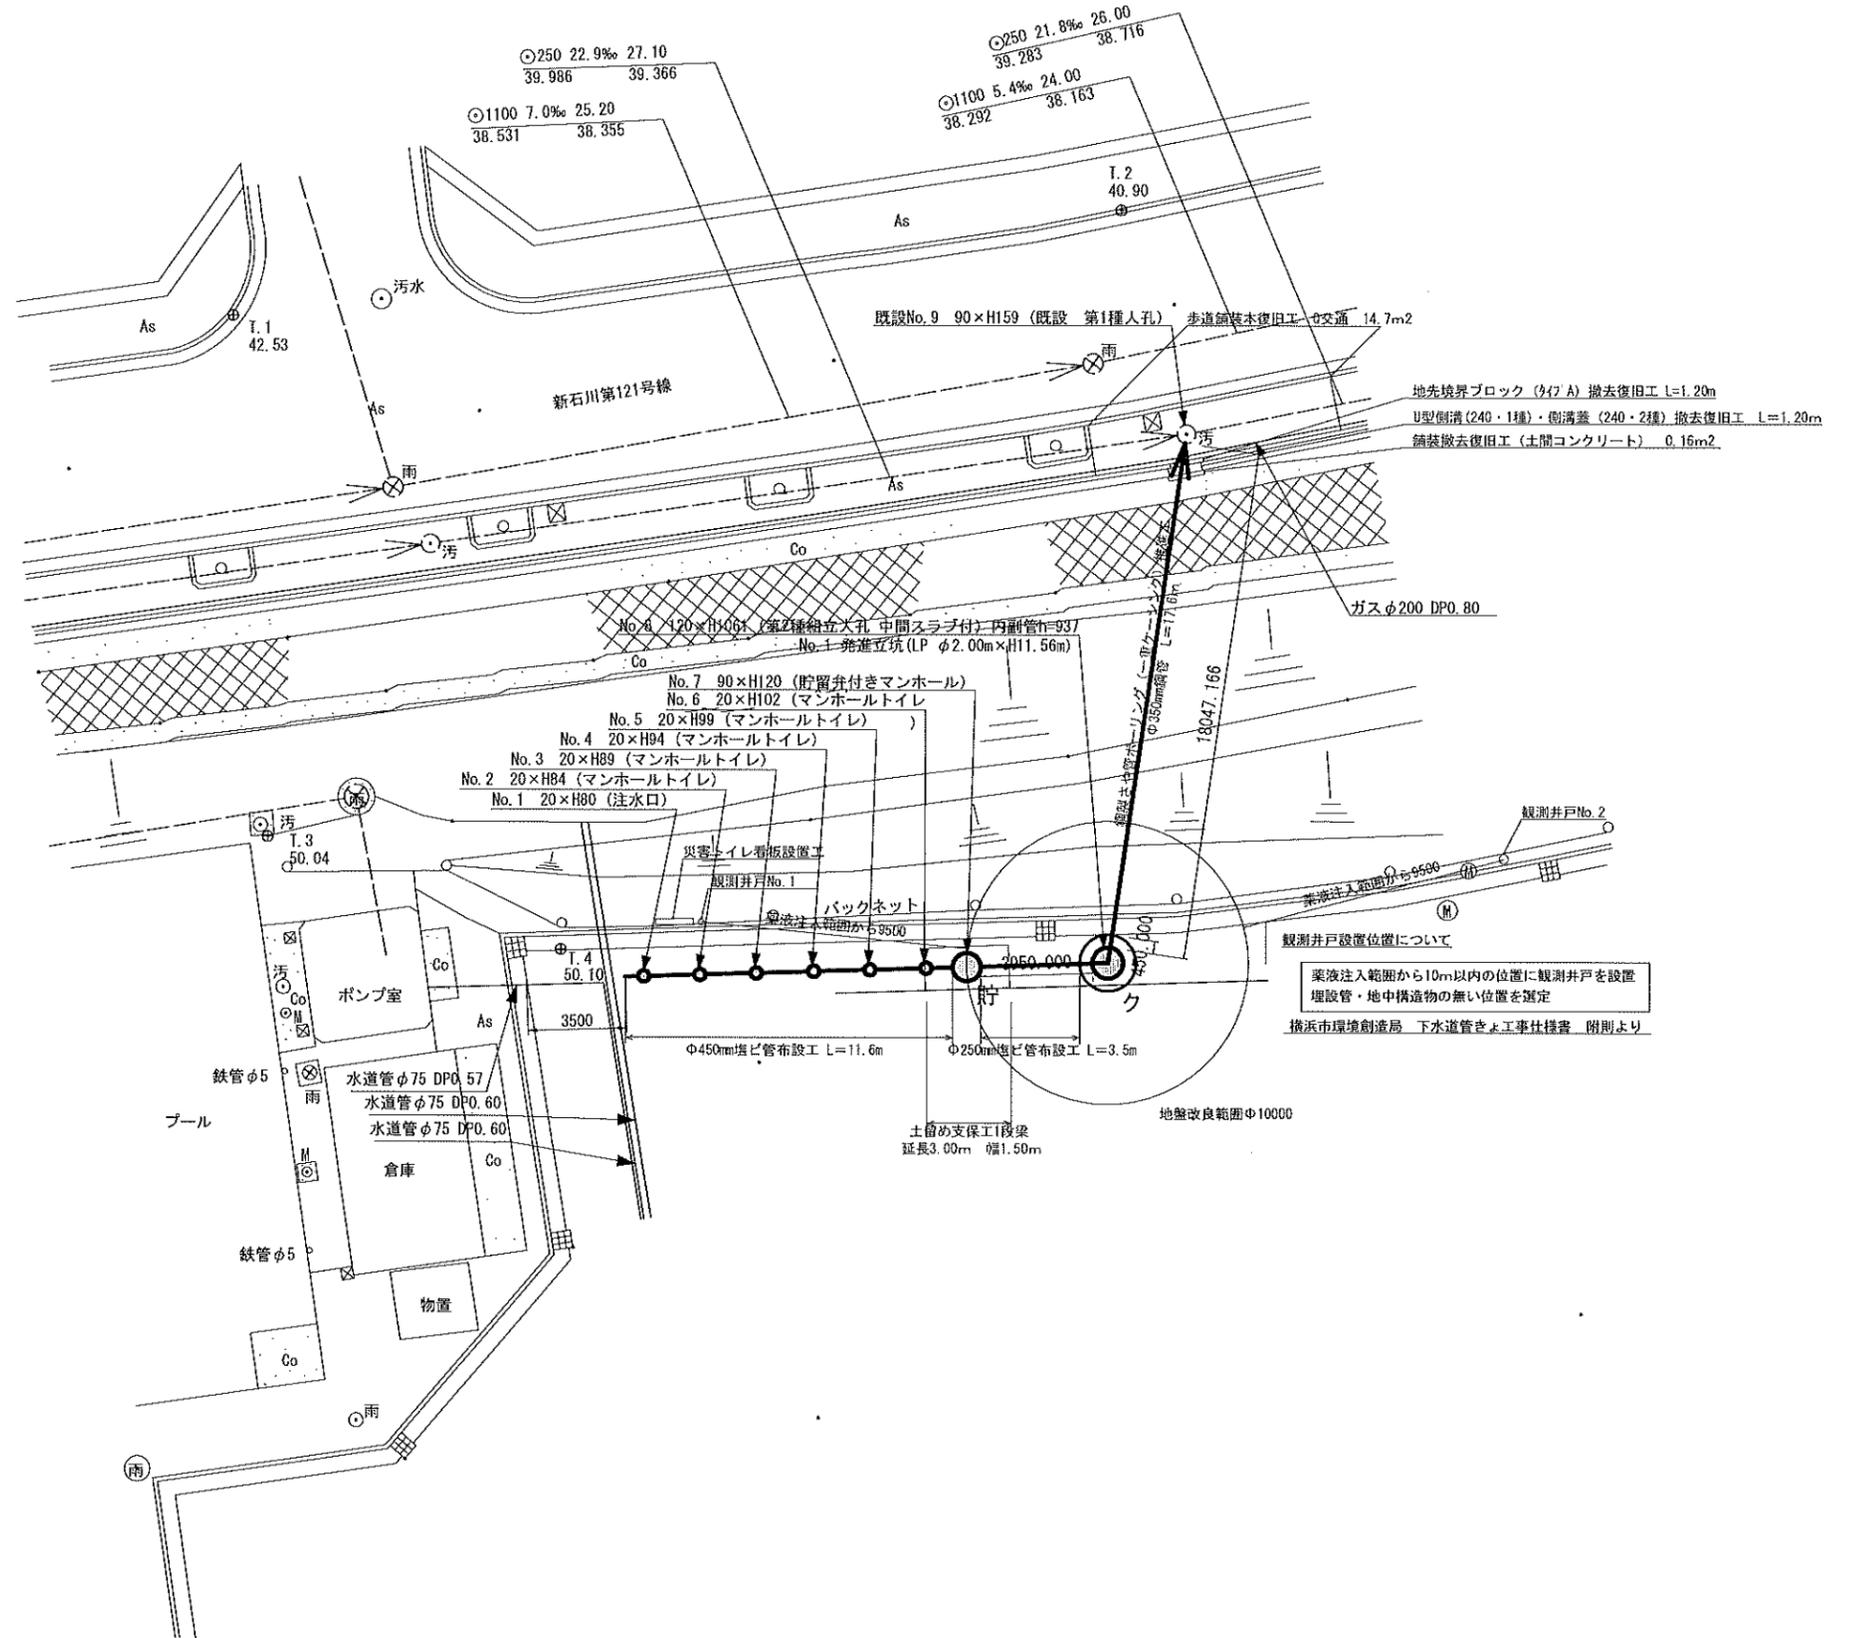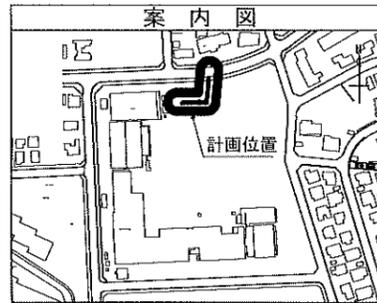


凡例

| 記号                                    | 説明                    |
|---------------------------------------|-----------------------|
| → (solid line with arrow)             | 新設汚水管きよ及びます(マンホールトイレ) |
| → (solid line with arrow and circle)  | 新設汚水管きよ及び貯留弁付マンホール    |
| → (solid line with arrow and square)  | 新設汚水管きよ及び第1種組立人孔      |
| → (solid line with arrow and diamond) | 新設汚水管きよ及び埋込マンホール      |
| → (dashed line with arrow)            | 既設汚水管きよ及び第1種人孔・ます     |
| → (dashed line with arrow and circle) | 既設雨水管きよ及び人孔・ます        |
| → (dashed line)                       | ガス管                   |
| → (solid line)                        | 電気                    |
| → (solid line with double line)       | 水道管                   |

|          |                                   |    |     |
|----------|-----------------------------------|----|-----|
| 図名       | 縦断図                               |    |     |
| 工事名      | 災害時下水道給水仮設トイレ用<br>下水道管整備工事(その389) |    |     |
| 施工場所     | 青葉区あざみ野一丁目29番地1                   |    |     |
| 縮尺       | 図示                                | 図番 | 2/4 |
| 号線番号     | 0~8                               |    |     |
| 地形図番号    |                                   |    |     |
| 横浜市環境創造局 |                                   |    |     |

縦断図 縮尺横 1/250 縦 1/100

【あざみ野中学校】

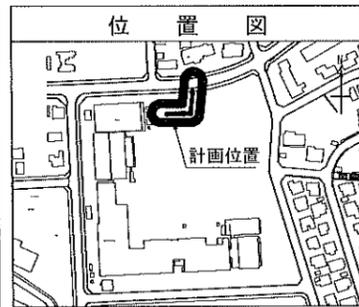


使用水準点 (R3年 2月)

標石番号 既設No. 9人孔

青葉区あざみ野一丁目29番1地先

標高 (m) 40870

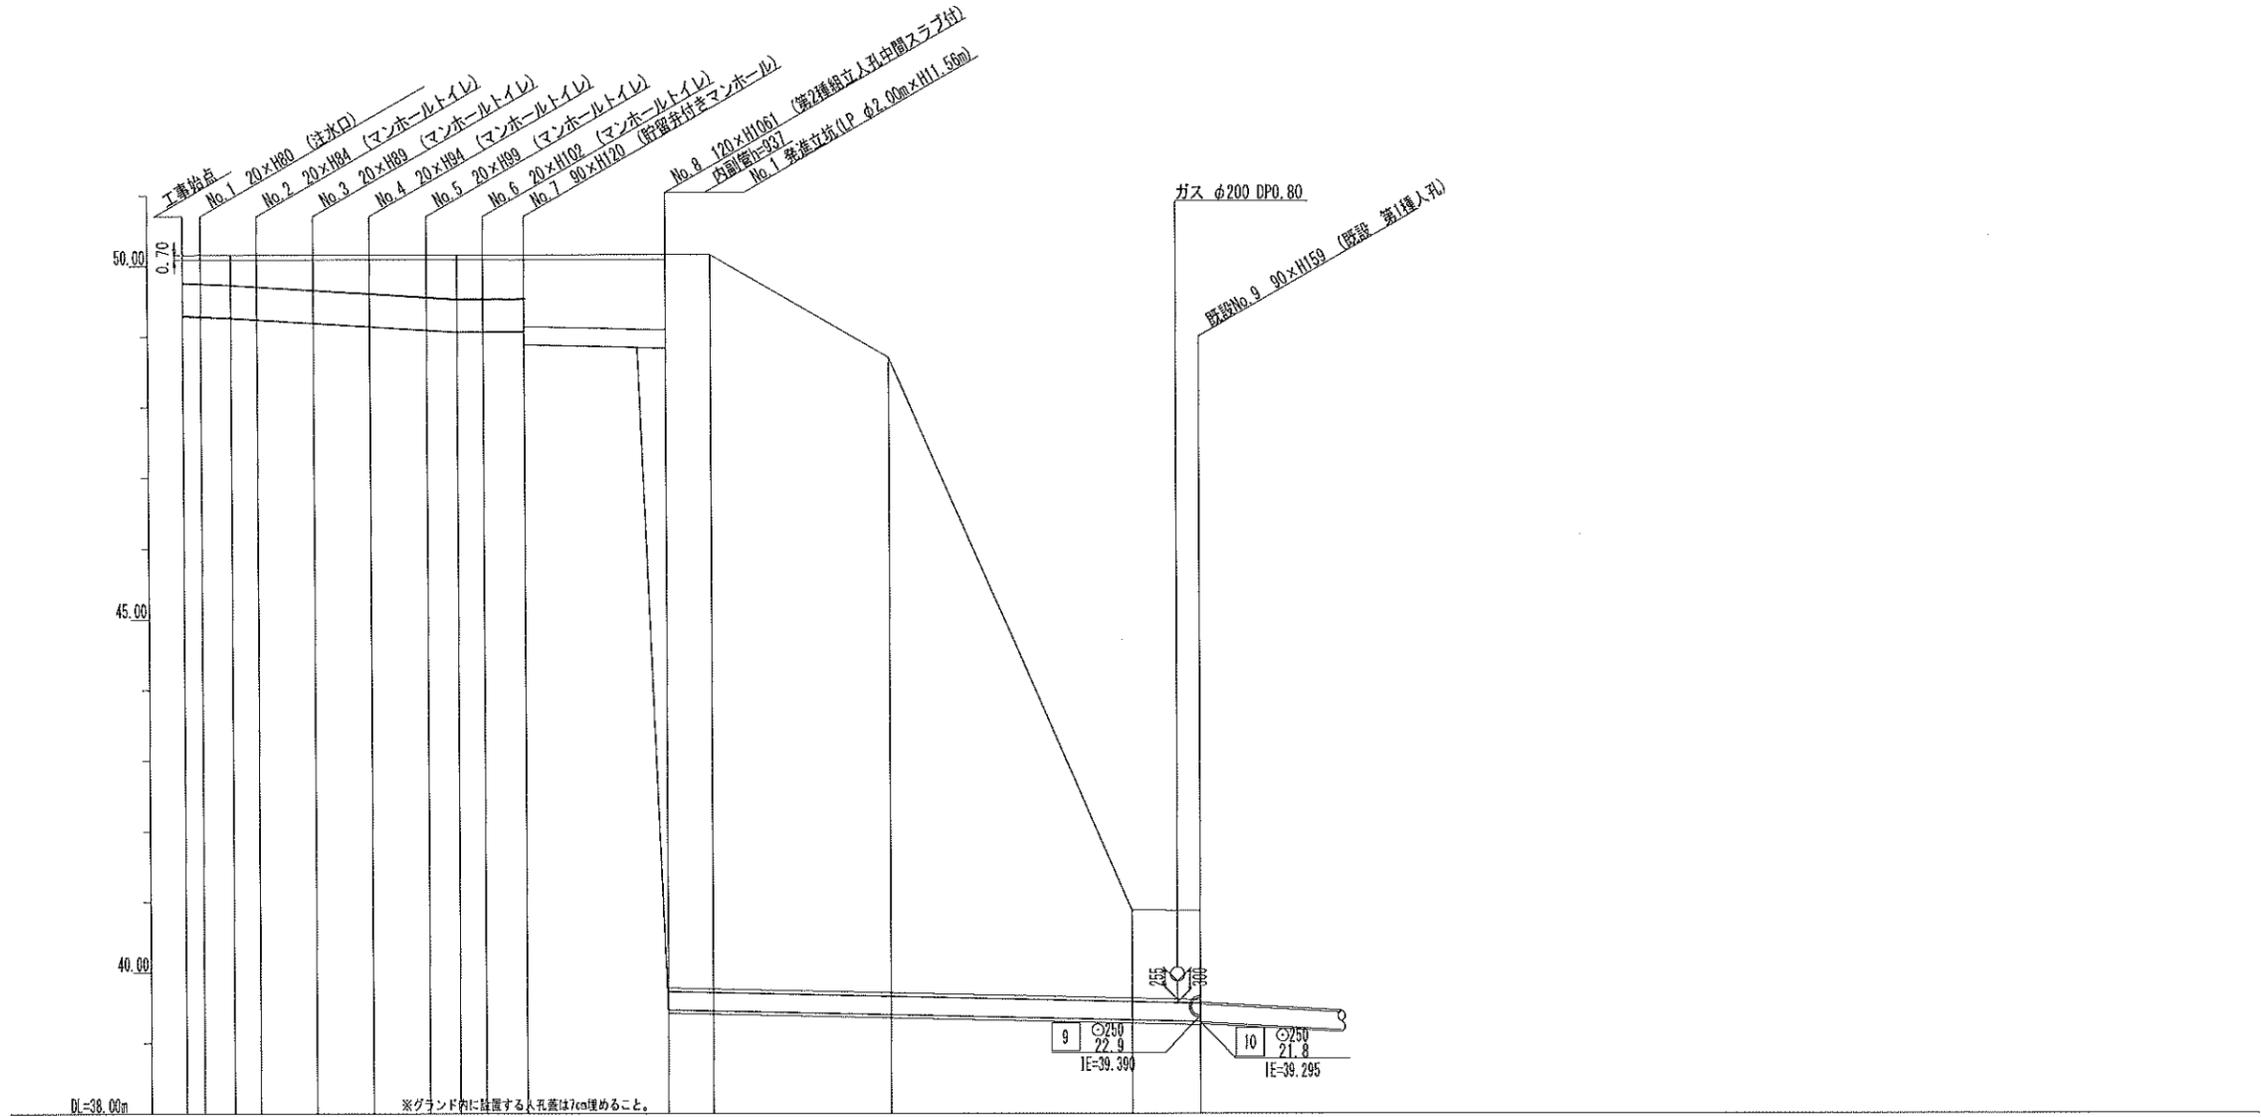


|         |                    |        |        |        |        |        |                                       |        |         |        |         |        |       |       |       |
|---------|--------------------|--------|--------|--------|--------|--------|---------------------------------------|--------|---------|--------|---------|--------|-------|-------|-------|
| 号線番号    | 0                  | 1      | 2      | 3      | 4      | 5      | 6                                     | 7      | 8       |        |         |        |       |       |       |
| 管径      | φ450 VU            |        |        |        |        |        | φ250 VU                               |        | φ250 VU |        |         |        |       |       |       |
| 勾配      | 17.5               | 25.0   |        |        |        | 0.0    | 9.0                                   | 9.0    |         |        |         |        |       |       |       |
| 号線間距離   | 0.65               | 2.00   | 2.00   | 2.00   | 2.00   | 2.00   | 1.45                                  | 5.00   | 18.90   |        |         |        |       |       |       |
| 人孔間距離   | 0.65               | 1.08   | 10.92  | 2.00   | 2.00   | 2.00   | 1.08                                  | 0.92   | 1.45    | 5.00   | 18.90   |        |       |       |       |
| 流速      | 3.083              |        | 3.685  |        |        |        | 0.000                                 |        | 1.494   |        |         |        |       |       |       |
| 流下量     | 0.490              |        | 0.586  |        |        |        | 0.000                                 |        | 0.073   |        |         |        |       |       |       |
| 流出量     | 0.001              |        |        |        |        |        |                                       |        |         |        |         |        |       |       |       |
| 現在地盤高   | 50.16              | 50.16  | 50.16  | 50.16  | 50.16  | 50.16  | 50.16                                 | 50.16  | 50.16   | 48.70  | 40.88   | 40.87  |       |       |       |
| H       | 0.113              |        |        |        |        |        |                                       |        |         |        | 0.108   |        |       |       |       |
| 管底高     | 49.385             | 49.294 | 49.275 | 49.252 | 49.202 | 49.152 | 49.102                                | 49.075 | 49.075  | 48.845 | 48.845  | 39.308 |       |       |       |
| 追加距離    | 0.00               | 0.65   | 1.73   | 2.65   | 4.65   | 6.65   | 8.65                                  | 9.73   | 10.65   | 12.10  | 17.10   | 18.60  | 25.02 | 33.59 | 36.00 |
| 土被      | 0.40               | 0.41   | 0.43   | 0.45   | 0.50   | 0.55   | 0.60                                  | 0.63   | 0.63    | 0.63   | 1.06    | 10.42  | 1.30  |       |       |
| 施工種別    | 開削工法(縦断施工)         |        |        |        |        |        | 小口径推進工法(鋼製簡管工法・ポーリング式-重ケーシング方式)(縦断施工) |        |         |        |         |        |       |       |       |
| 矢板工種別   |                    |        |        |        |        |        | ※1                                    |        |         |        |         |        |       |       |       |
| 基礎工種別   | 改良土基礎              |        |        |        |        |        | ※2                                    |        |         |        |         |        |       |       |       |
| 埋戻工種別   | 全面改良土埋戻し           |        |        |        |        |        |                                       |        |         |        |         |        |       |       |       |
| 面工種別    |                    |        |        |        |        |        |                                       |        |         |        |         |        |       |       |       |
| 舗装復旧種別  | 砕石スクリーニング舗装(t=4cm) |        |        |        |        |        |                                       |        |         |        |         |        |       |       |       |
| 側溝種別    |                    |        |        |        |        |        |                                       |        |         |        |         |        |       |       |       |
| 管種別     | 硬質塩化ビニル管           |        |        |        |        |        | 硬質塩化ビニル管・鋼製さや管(φ350)                  |        |         |        |         |        |       |       |       |
| 取付管理員種別 |                    |        |        |        |        |        |                                       |        |         |        | 1人・2人/日 |        |       |       |       |
| 交通整理員数  |                    |        |        |        |        |        |                                       |        |         |        |         |        |       |       |       |

※1:軽鋼矢板1型1段梁 平均長2.0m ※2:発進立坑(LP φ2.0m):ライナープレート H=11.557m


|       |                                   |    |     |
|-------|-----------------------------------|----|-----|
| 図名    | No.1 発進立坑仮設図(あざみ野中学校)             |    |     |
| 工事名   | 災害時下水道結式仮設トイレ用<br>下水道管整備工事(その389) |    |     |
| 施工場所  | 青葉区あざみ野一丁目29番地1                   |    |     |
| 縮尺    | S=1/100                           | 図番 | 3/4 |
| 号線番号  |                                   |    |     |
| 絵影図番号 |                                   |    |     |

# 発進立坑仮設図(あざみ野中学校) S=1/100(A3)


平面図

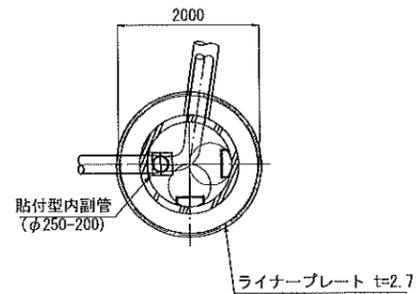


ライナープレート割付図

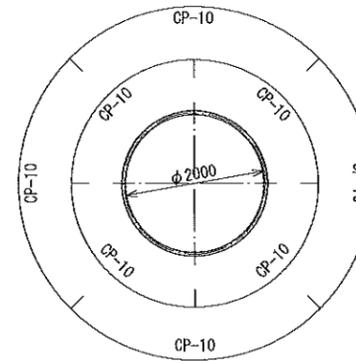


FRP中間スラブφ1200用  
後付用-分割タイプ(参考図)

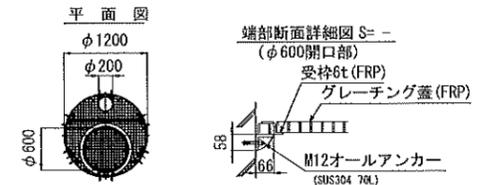

推進時断面図

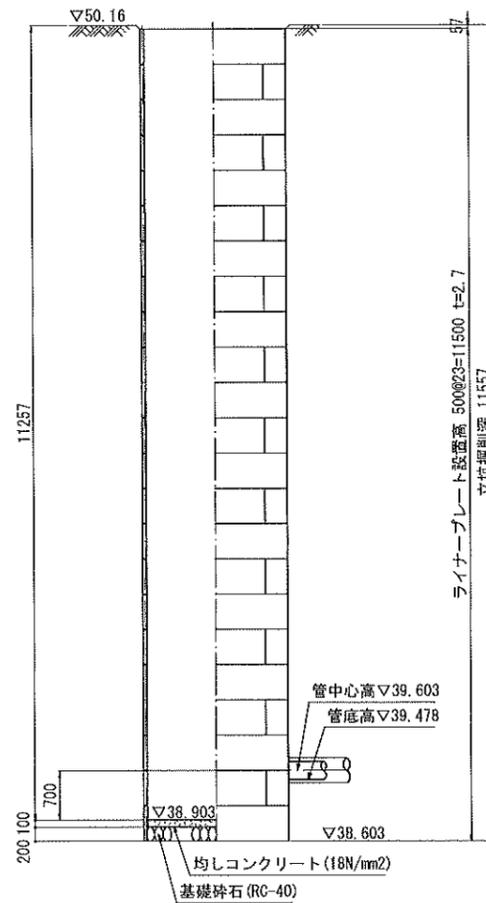

立坑築造時断面図

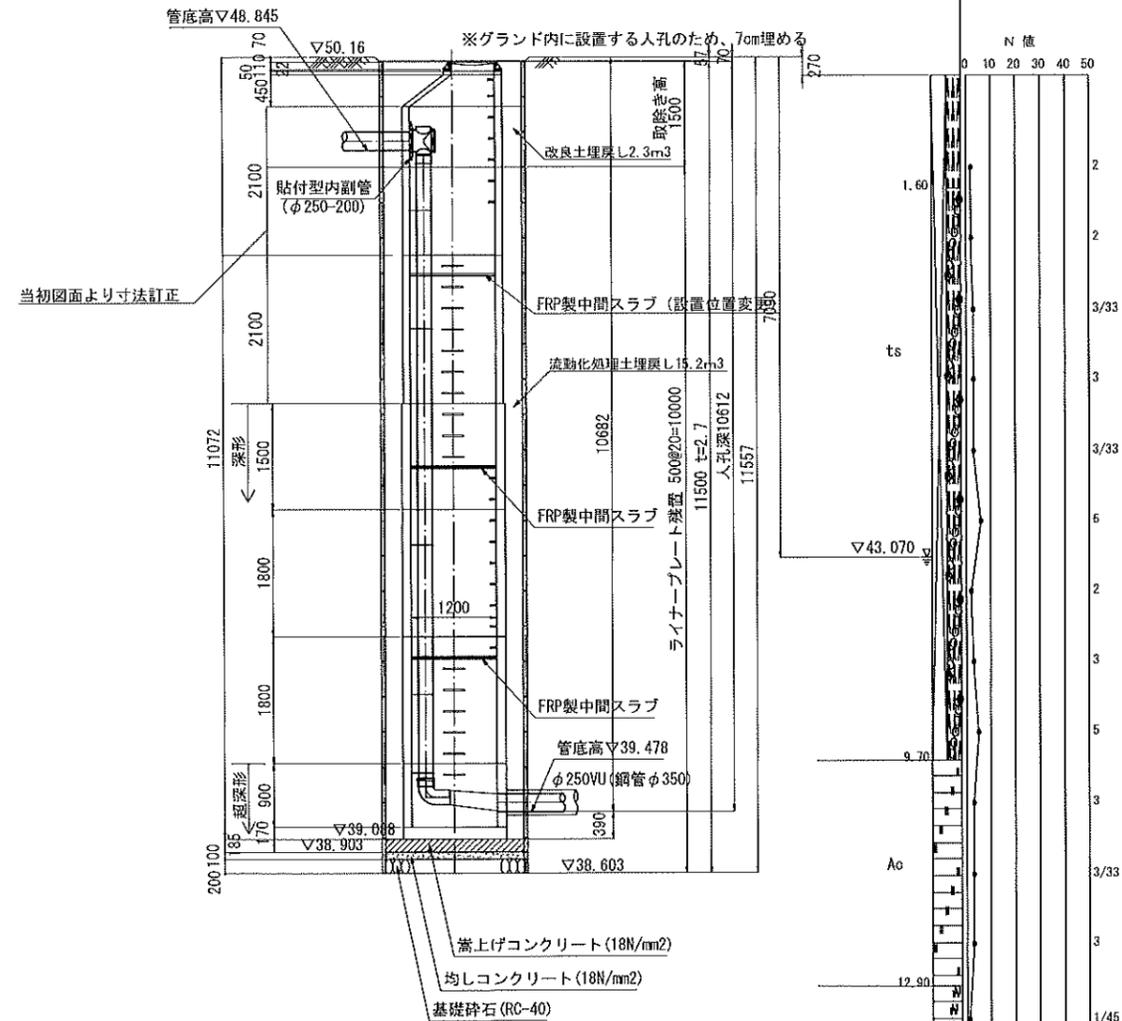


※あざみ野中データ  
K-3 (投影)  
TP+49.89m  
Dep.=22.26m

令和4年度設計図 (排除方式 分流)


|          |                                   |    |     |
|----------|-----------------------------------|----|-----|
| 図名       | No.1 発進立坑薬液注入図(あざみ野中学校)           |    |     |
| 工事件名     | 災害時下水道結式仮設トイレ用<br>下水道管整備工事(その389) |    |     |
| 施工場所     | 青葉区あざみ野一丁目29番地1                   |    |     |
| 縮尺       | S=1/100                           | 図番 | 4/4 |
| 号検番号     |                                   |    |     |
| 地形図番号    |                                   |    |     |
| 横浜市環境創造局 |                                   |    |     |

No.1 発進立坑薬液注入図(あざみ野中学校) S=1/100 (A3)

平面図

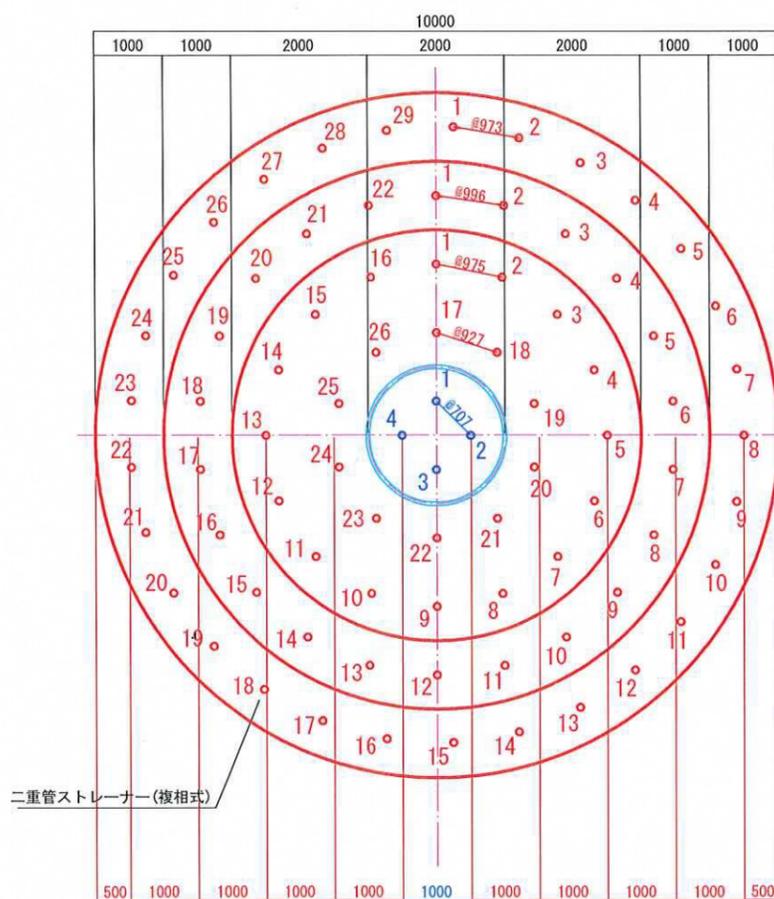

断面図

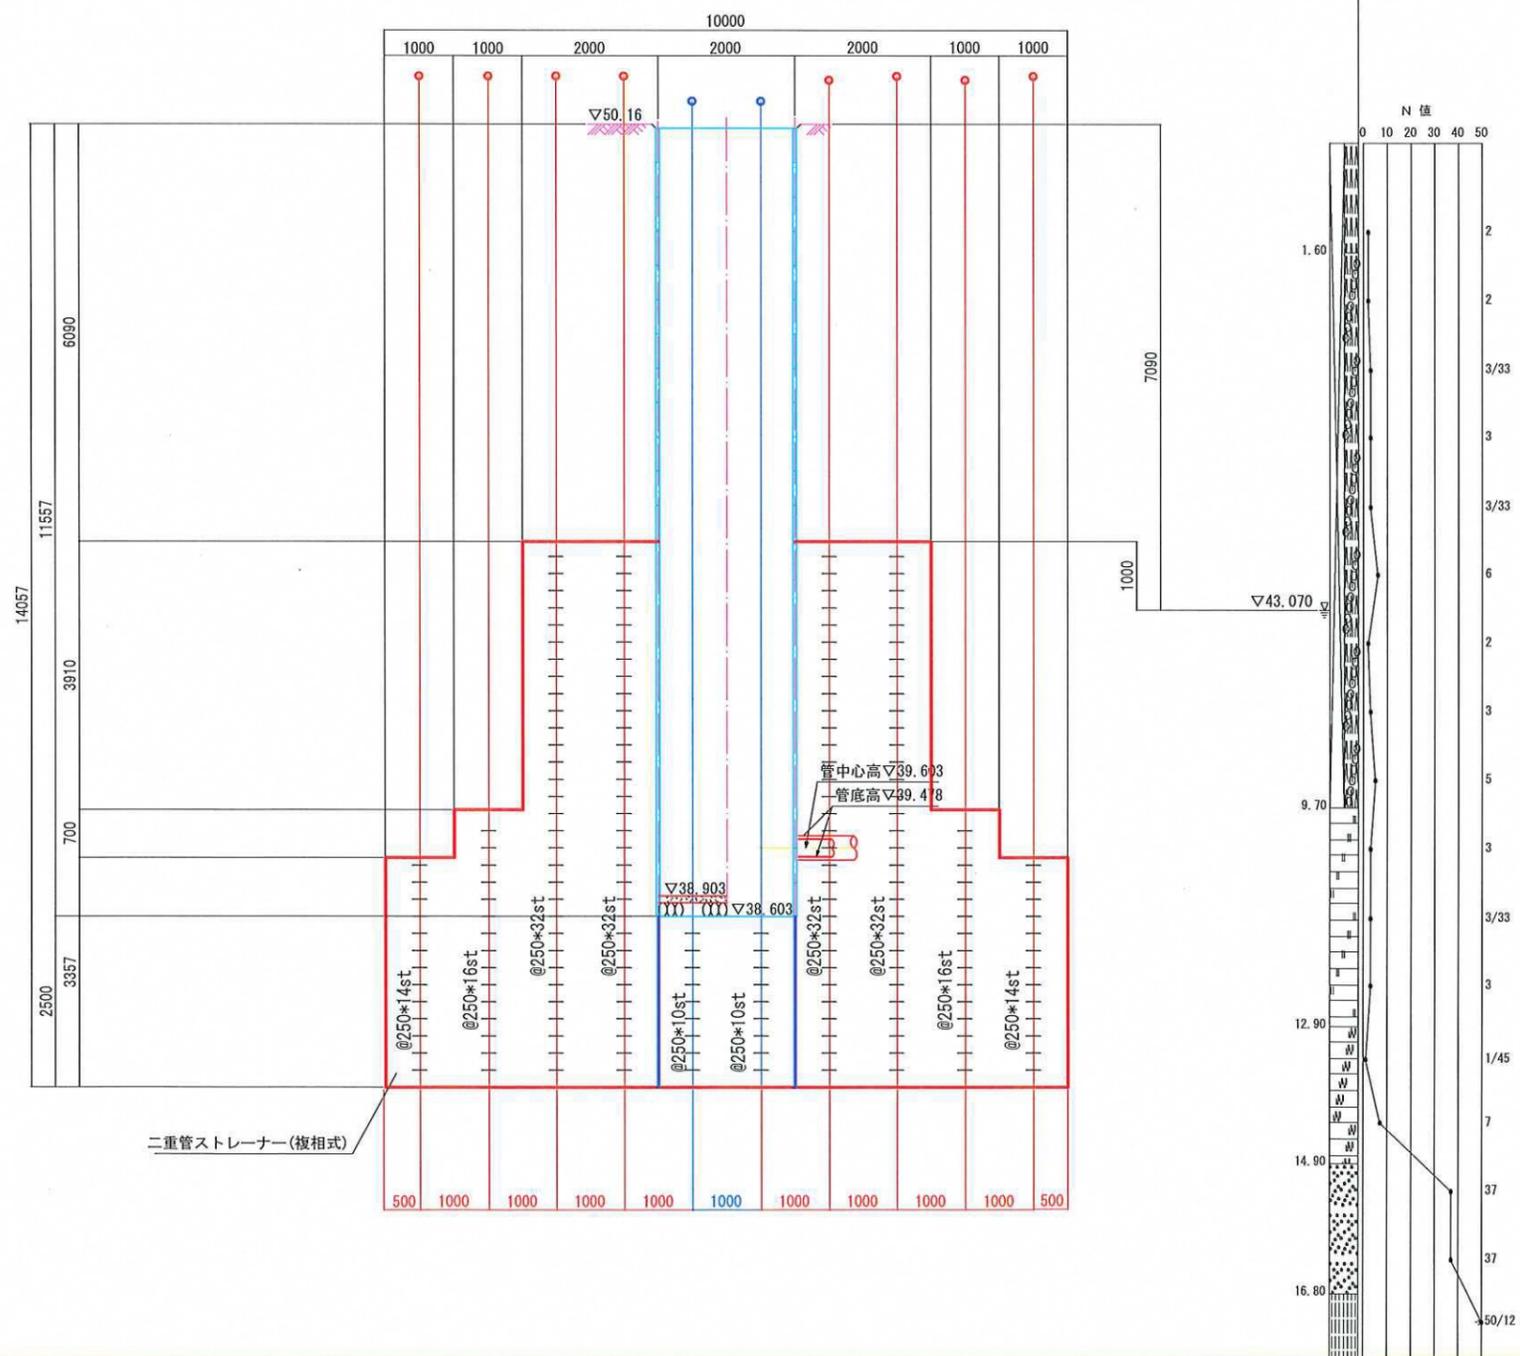

令和4年度設計図 (排除方式 分流)


|       |                                   |    |     |
|-------|-----------------------------------|----|-----|
| 図名    | No.1 発進立坑薬液注入図(あざみ野中学校)           |    |     |
| 工事件名  | 災害時下水道結式仮設トイレ用<br>下水道管整備工事(その389) |    |     |
| 施工場所  | 青葉区あざみ野一丁目29番地1                   |    |     |
| 縮尺    | S=1/100                           | 図番 | 4/4 |
| 号線番号  |                                   |    |     |
| 地形図番号 |                                   |    |     |

横浜市環境創造局


No.1 発進立坑薬液注入図(あざみ野中学校) S=1/100 (A3)

(1/2)


平面図

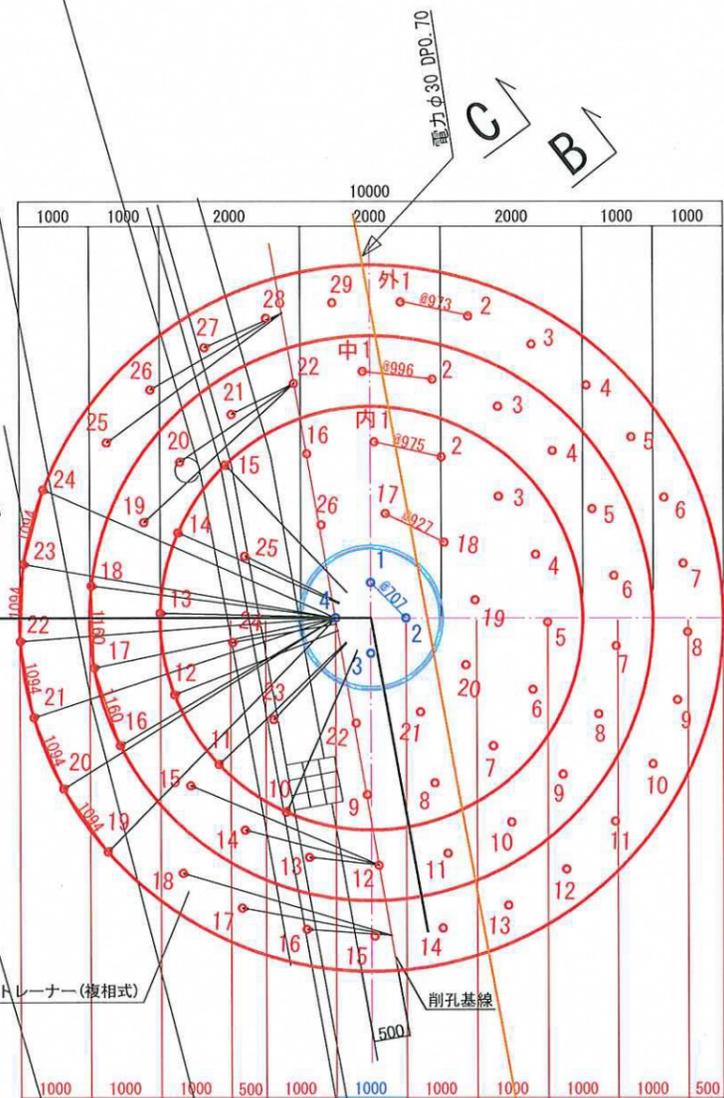

A-A断面図

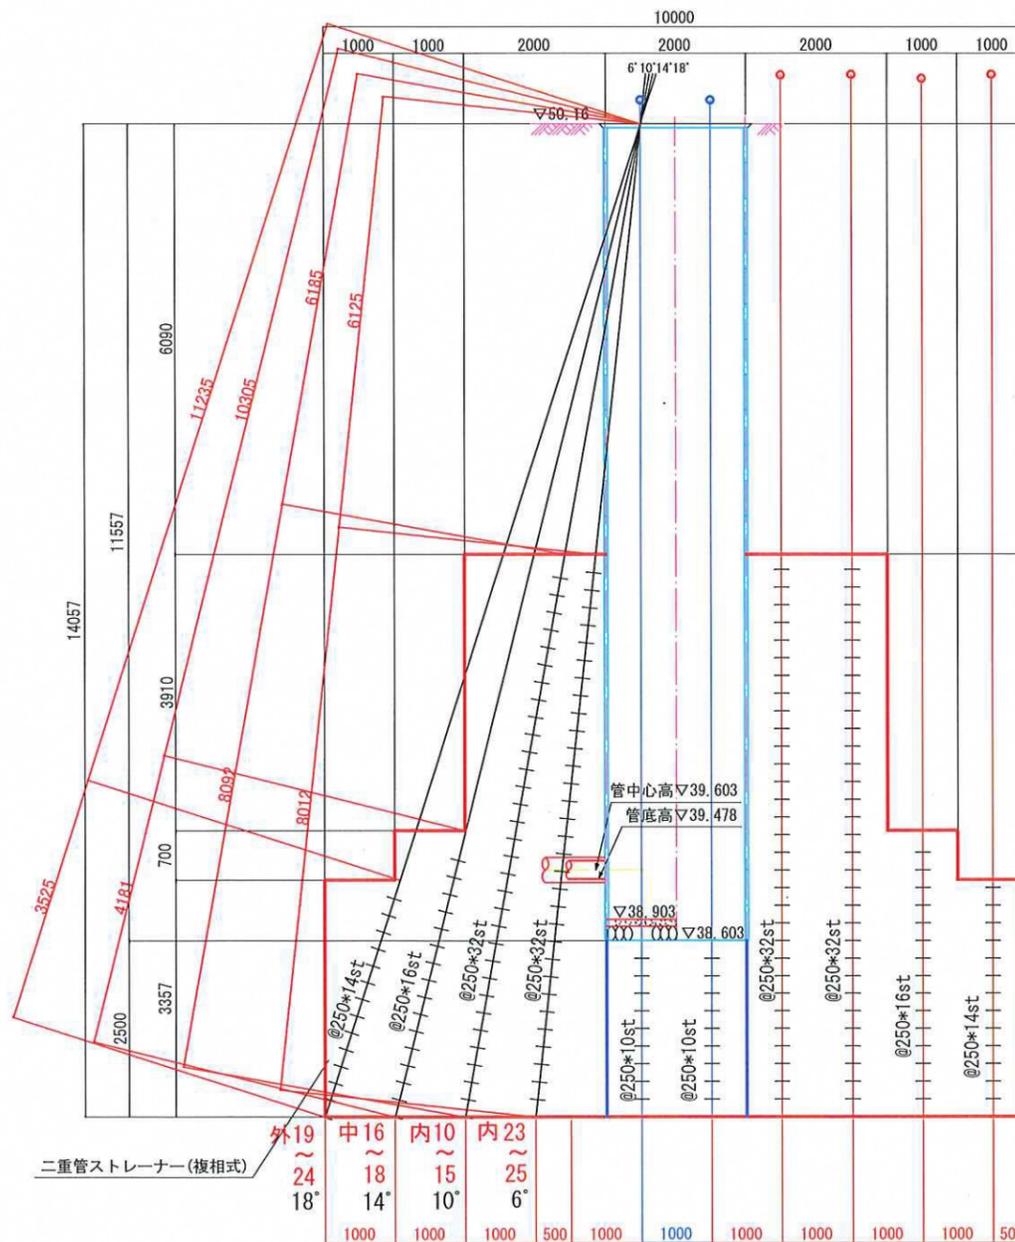

※あざみ野中データ  
K-3 (投影)  
TP+49.89m  
Dep.=22.26m

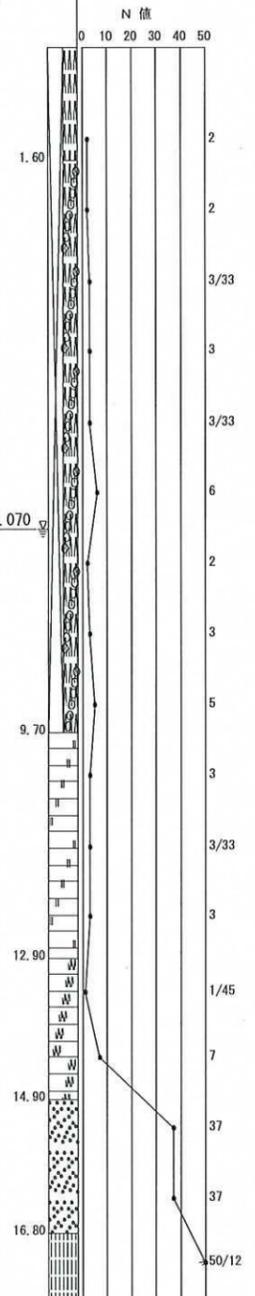


令和4年度設計図 (排除方式 分流)


|          |                                   |    |     |
|----------|-----------------------------------|----|-----|
| 図名       | No.1 発進立坑薬液注入図(あざみ野中学校)           |    |     |
| 工事件名     | 災害時下水直結式仮設トイレ用<br>下水道管整備工事(その389) |    |     |
| 施工場所     | 青葉区あざみ野一丁目29番地1                   |    |     |
| 縮尺       | S=1/100                           | 図番 | 4/4 |
| 号線番号     |                                   |    |     |
| 地形図番号    |                                   |    |     |
| 横浜市環境創造局 |                                   |    |     |

No.1 発進立坑薬液注入図(あざみ野中学校) S=1/100 (A3)

(2/2)

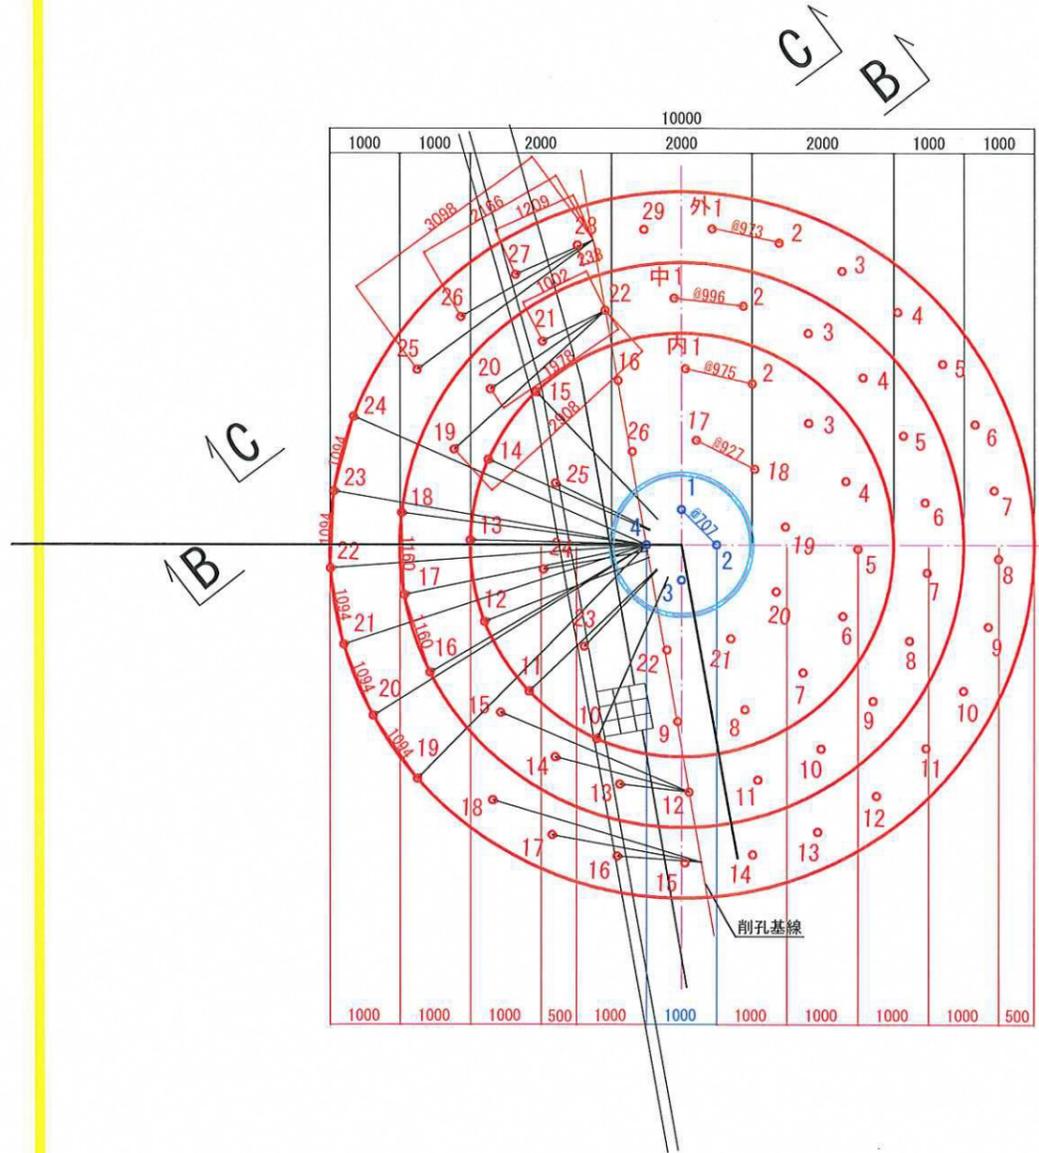

C-C断面図

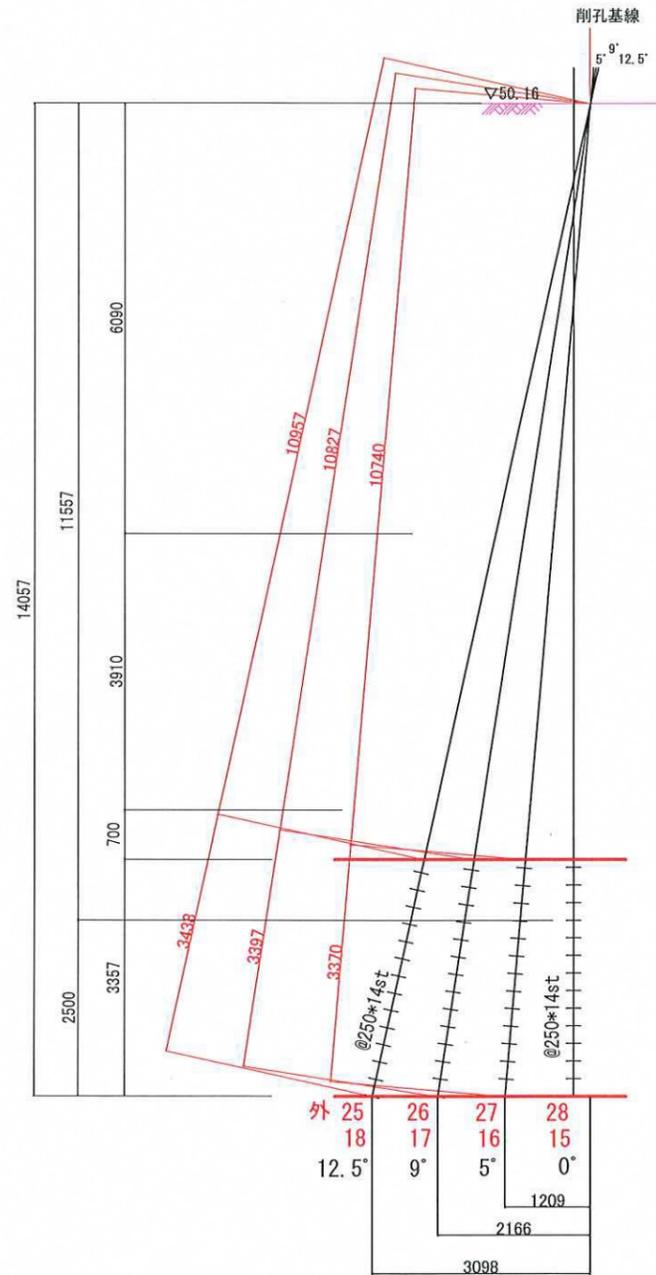

B-B断面図

